


PLANTA BAJA

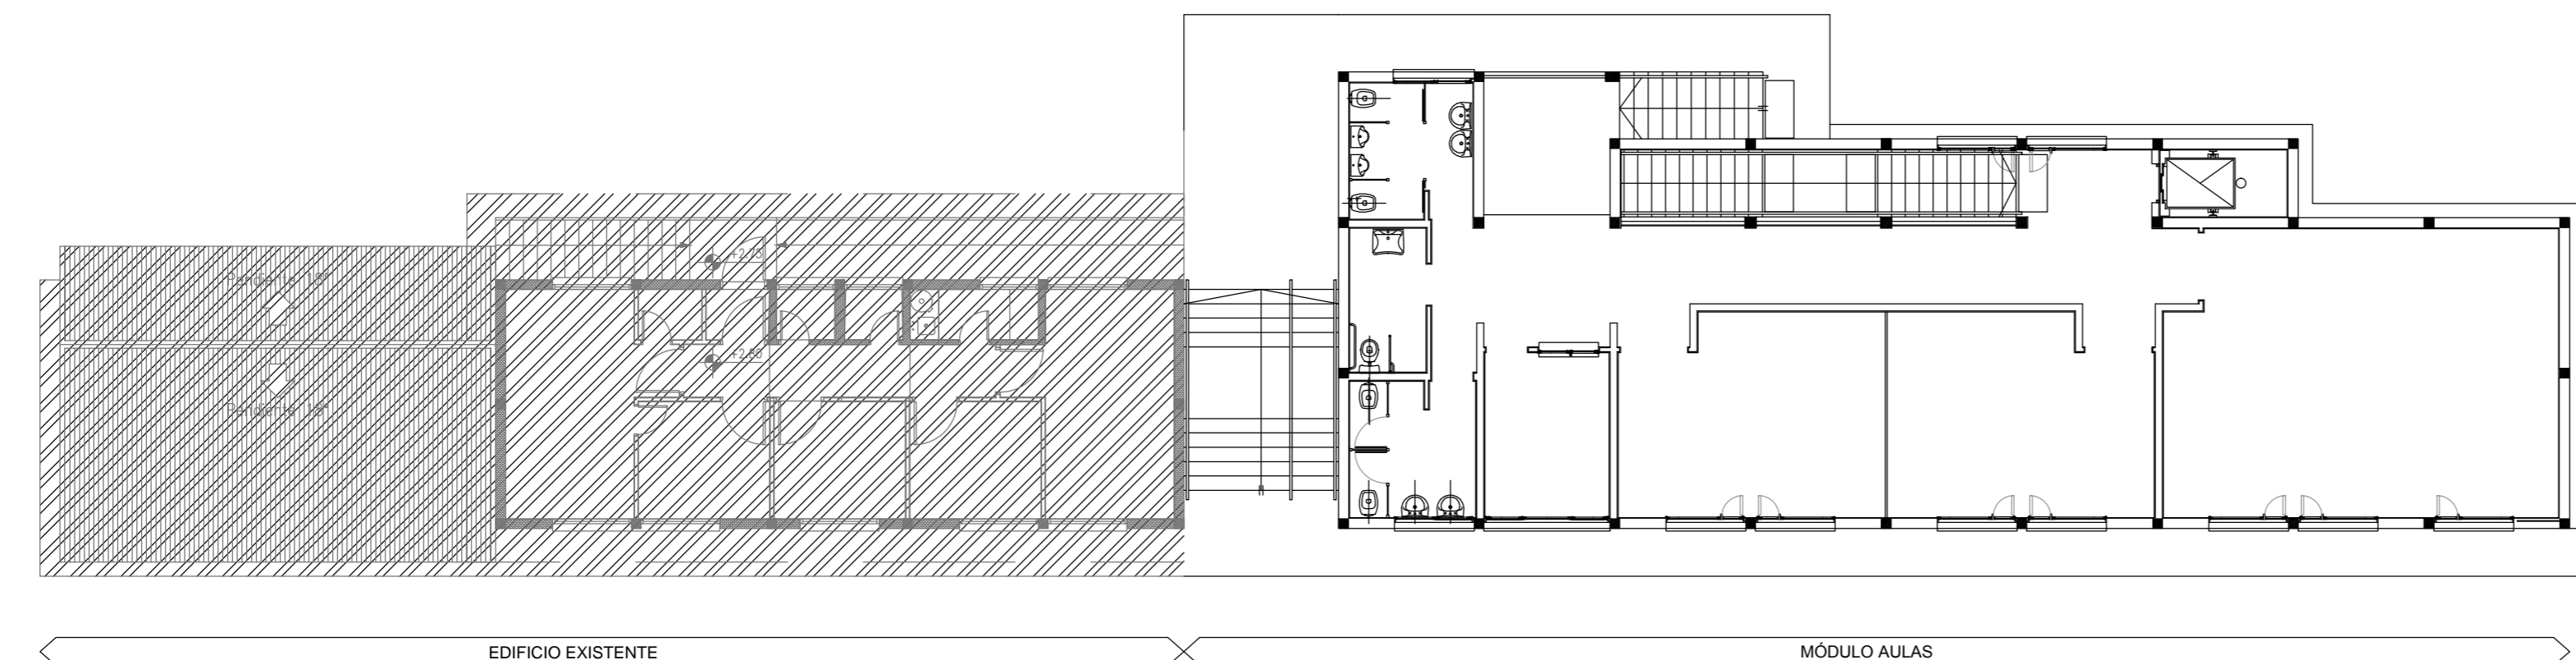


PLANTA ALTA

Programa
de
Emergencia Edilicia
UNCO.

Ministerio de Educación, Ciencia y Tecnología
Secretaría de Política Universitaria
Universidad Nacional del Comahue

OBRA: MÓDULO AULAS
CENTRO REGIONAL UNIVERSITARIO BARILOCHE

LOCALIZACION: SAN CARLOS DE BARILOCHE

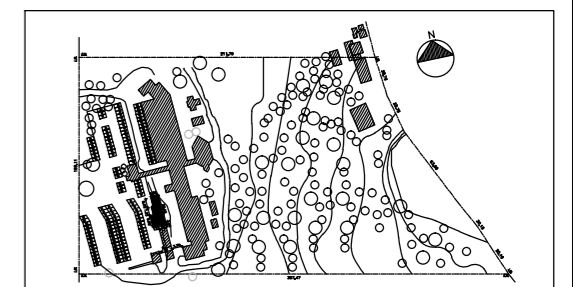

NOMBRE: INSTALACIÓN DE GAS

PLANO N°: IG-01

PROYECTISTAS: ARQ. NESTOR MARCUCCI
MAT. CARN 995-3
DOMICILIO NORQUIN 365, BARILOCHE

RESPONSABLE: Arq. Fabio Machuca

ARCHIVO:

ESCALA: 1:100

FECHA: NOVIEMBRE 2011

FIRMA:

MODIFICACIONES

FECHA OBSERVACIONES

FECHA OBSERVACIONES

FECHA OBSERVACIONES

FECHA OBSERVACIONES